


pianta piano primo

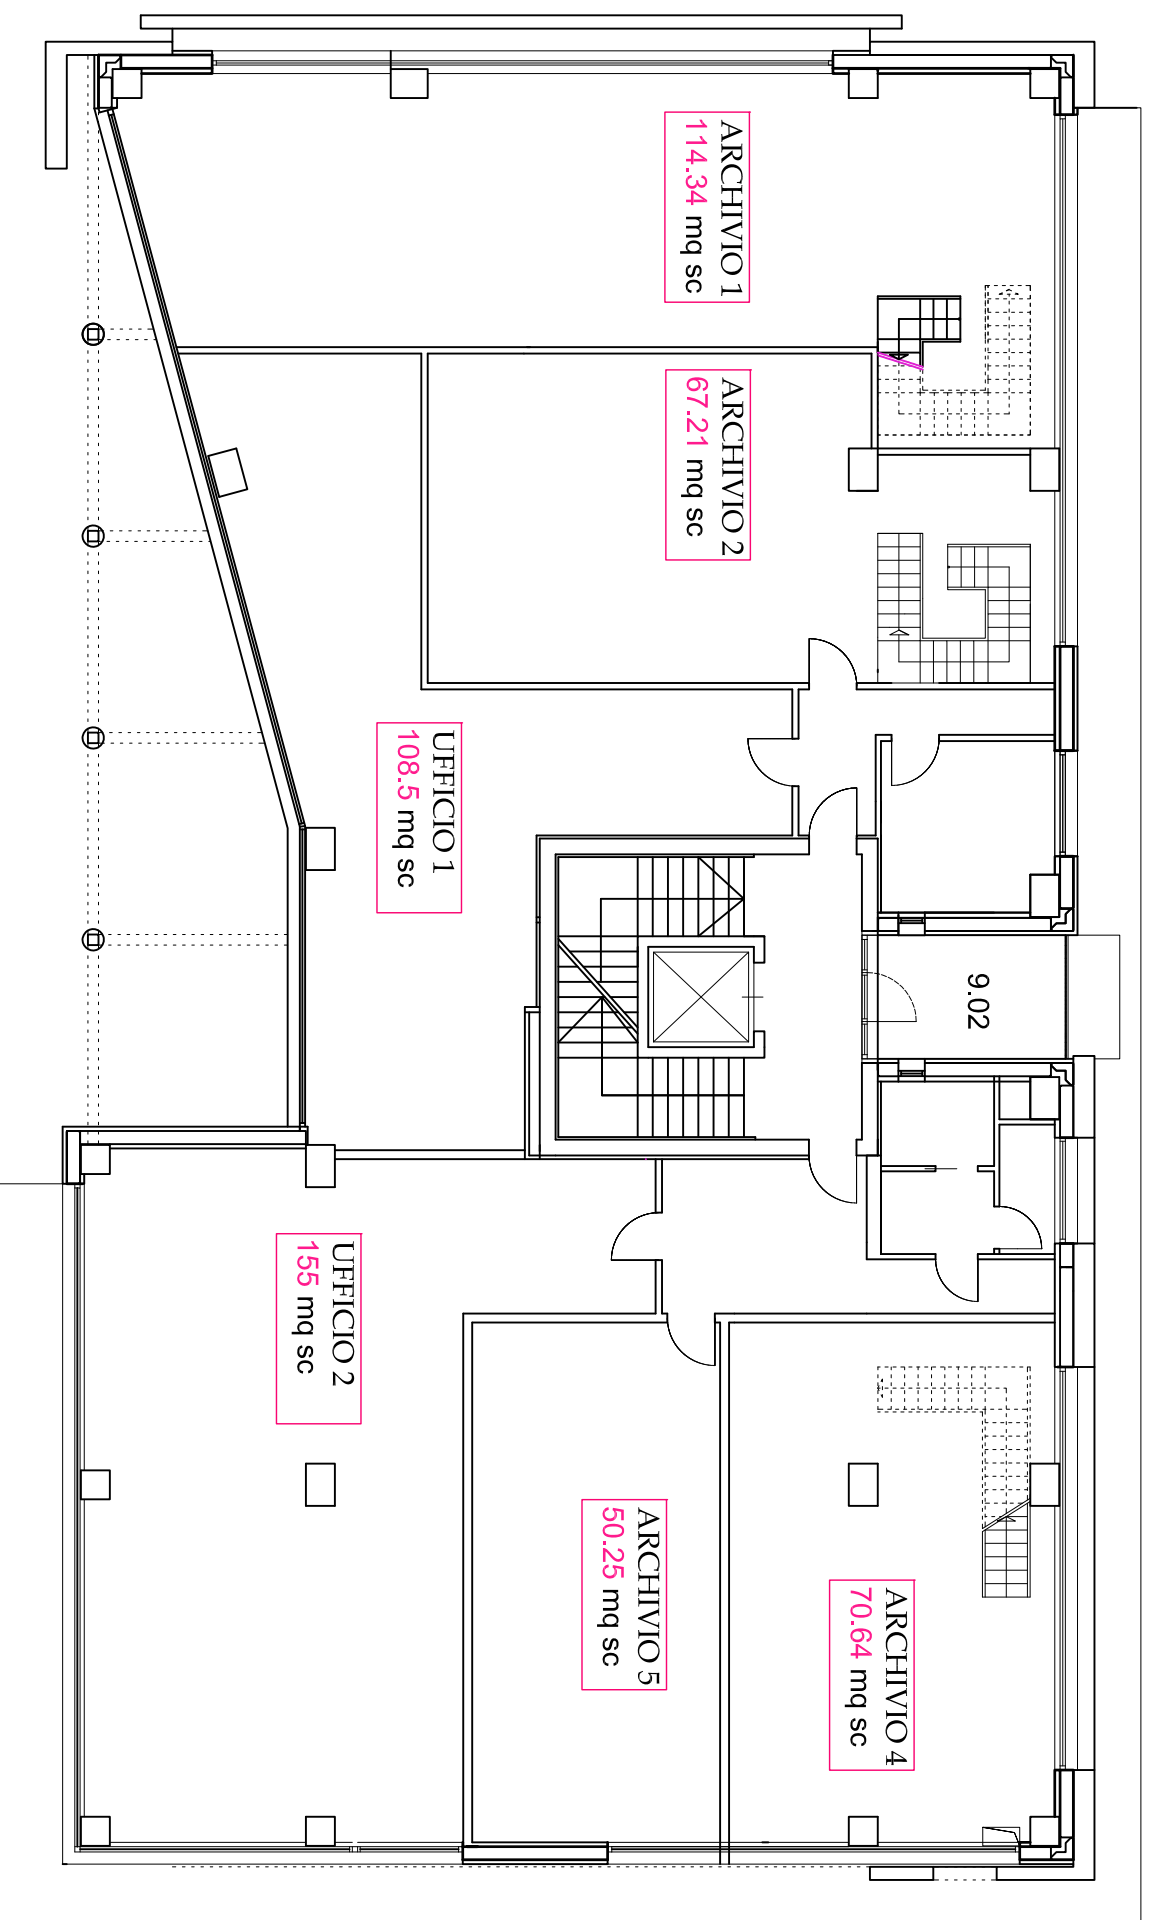

Chp Engineering\_Via Pansa 55/L\_42124 Reggio Emilia\_Tel. 0522515666\_Fax 0522445272  
 P.IVA 02234530356 E-MAIL info@chpengengineering.com



Comune di Reggio Emilia  
 Provincia di Reggio Emilia

tavola -

PIANTA PIANO PRIMO

scala 1:100

Committente:  
 VICTOR-TEX s.r.l.


Progettisti:  
 dott.ing. Manuel Lasagni  
 dott.arch. Melanie Bellocchi

Oggetto:  
 Centro Direzionale Victor Center

Ubicazione:

Via Gramsci, 52 - 42100  
 Bagno di Piano (RE)

Timbro e Firma

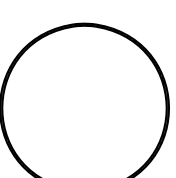

Reggio Emilia, Gennaio 2010