


pianta piano secondo

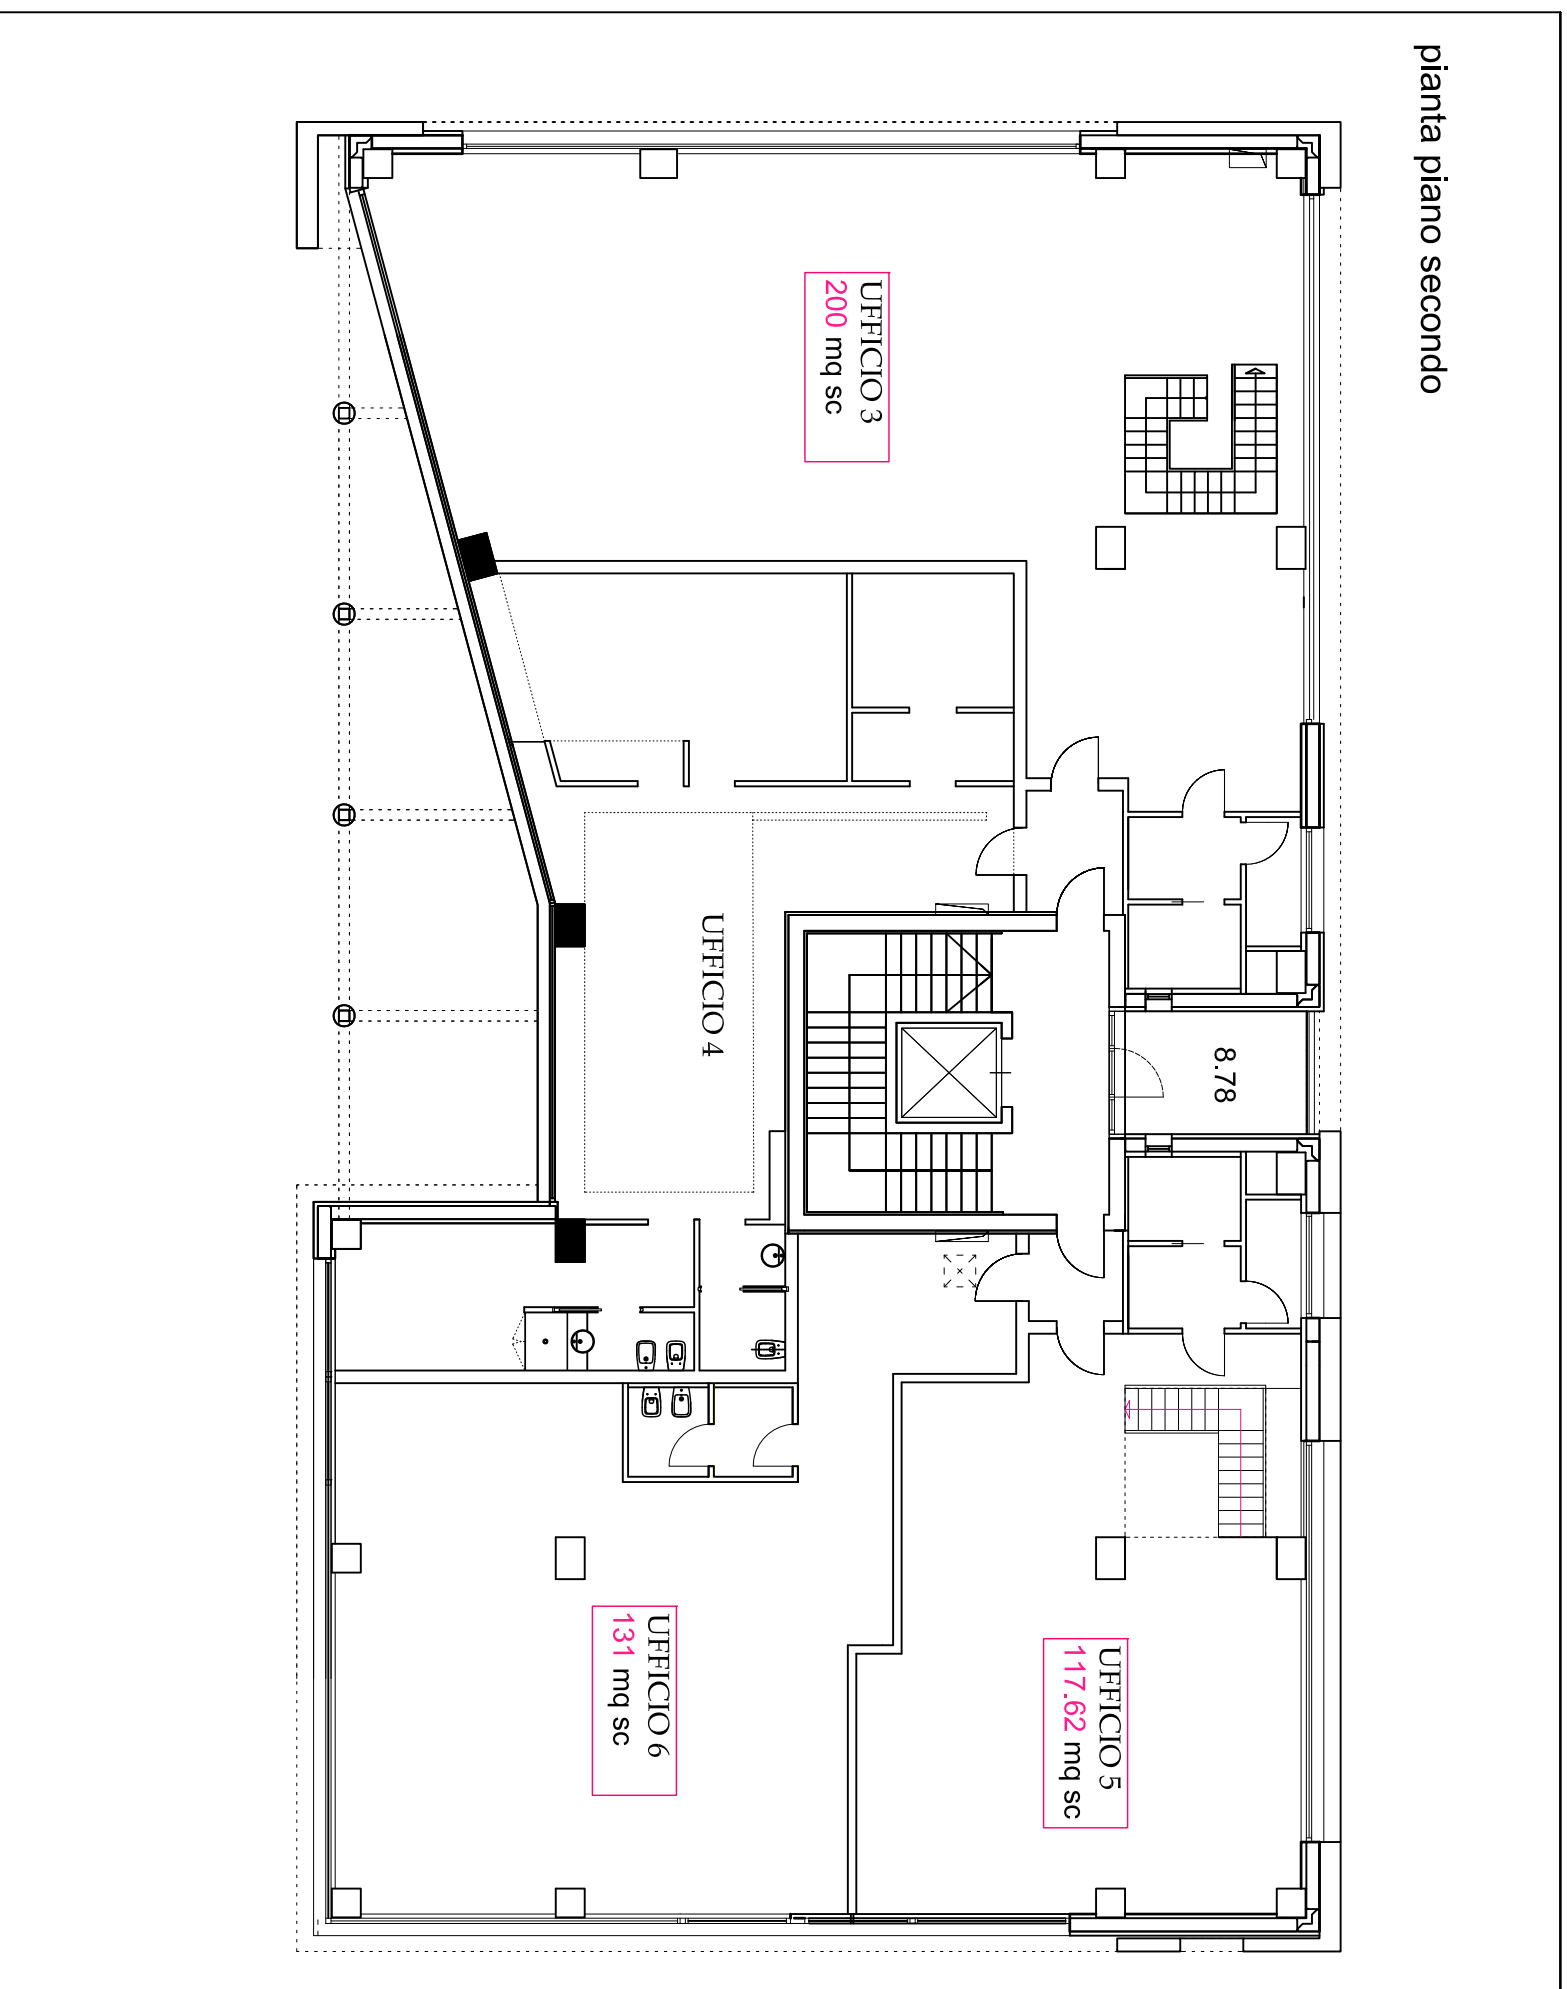

Chp Engineering_Via Pansa 55/1_42124 Reggio Emilia_Tel. 0522515666_Fax 0522445272
 P.IVA 02234530356 E-MAIL info@chpengheering.com

Comune di Reggio Emilia
 Provincia di Reggio Emilia

tavola -

PIANTA PIANO SECONDO

scala 1:100


Committente:
 VICTOR-TEX s.r.l.

Progettisti:
 dotting: Manuel Lasagni
 dot.arch: Melanie Balocchi

Oggetto:
 Centro Direzionale Victor Center

Ubicazione:
 Via Gramsci, 52 - 42100
 Bagnolo In Piano (RE)

Tinero e Firma

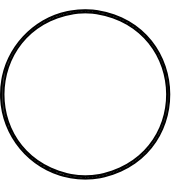

Reggio Emilia, Gennaio 2010